

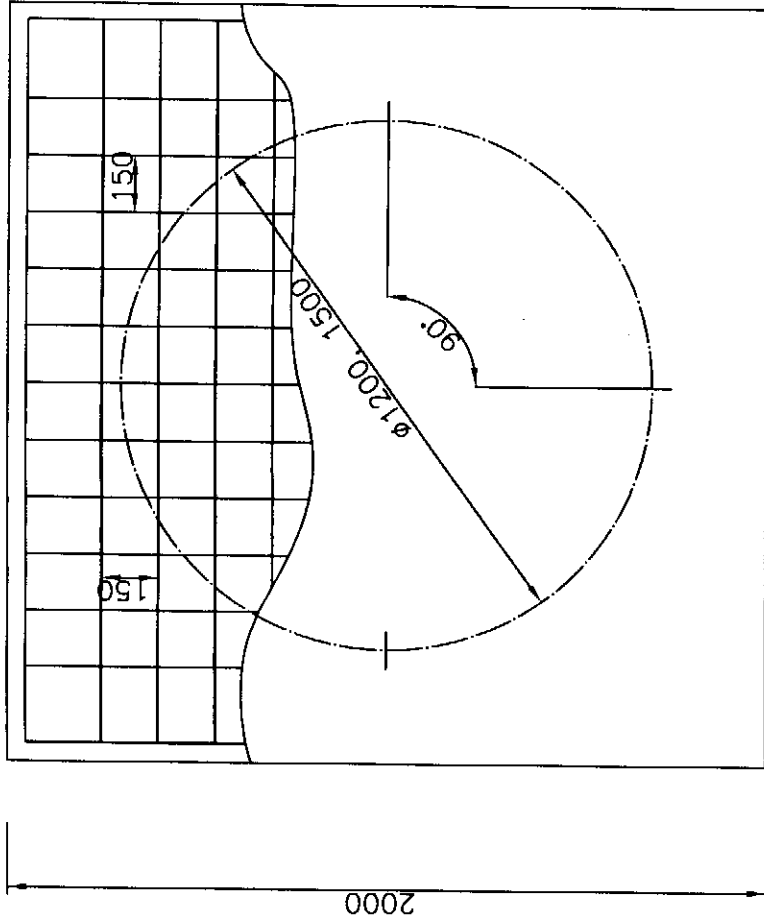
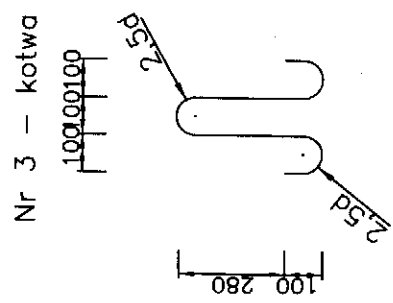
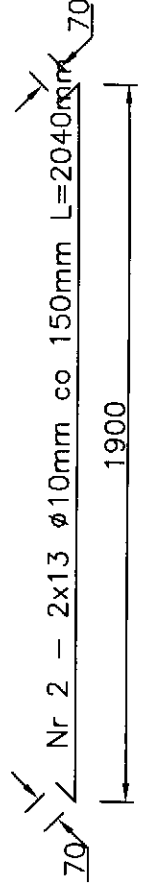


PROJEKT FUNDAMENTU PRZEPOMPOWNI
SKALA 1 : 20

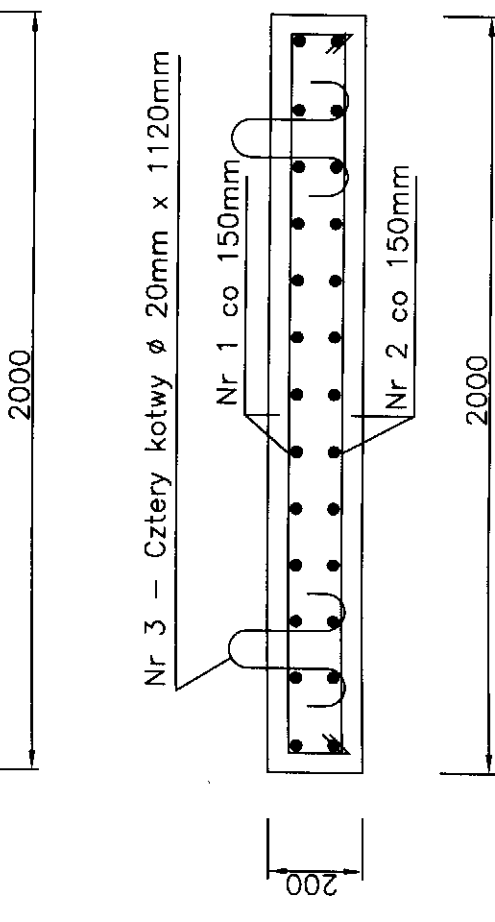

WYKAZ STALI ZBROJENIOWEJ

Nr	φ [mm]	Długość [mm]	Ilość [szt.]	Długość całkowita [m]
1	10	2360	26	61,36
2	10	2040	26	53,04
3	20	1120	4	4,48
Razem [m]				118,80
Razem [kg]				84,10

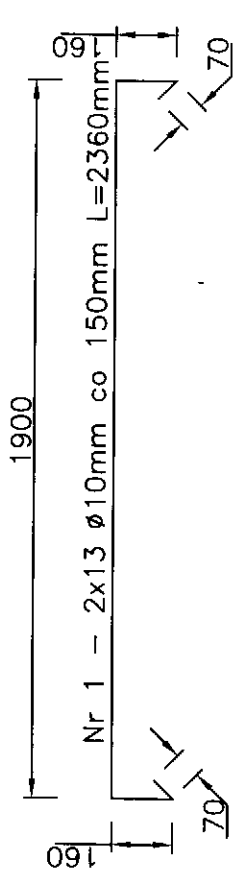

BETON B-20
STAL ZBROJENIOWA A1 (ST3 SX)

Skrośno Powiatowe w Kropkowiec
WYDZIAŁ ADMINISTRACJI
ARCHITEKTURA-BUDOWLANA
ul. Kilińskiego 7

WODIKAN Kamil Olszewski 45-471 Opole ul. Samia 19 tel. +48 605 821 089 fax. +48 77 550 66 87 e-mail: k.olszewski@wodikan.pl	
Inwestor	GMINA STRZELECZKI
Nazwa i adres obiektu budowlanego	KANALIZACJA SANITARNA MIEJSCOWOŚCI KOMORNIKI-ŁOWKOWICE
Tytuł rysunku	FUNDAMENT PRZEPOMPOWNI ŚCIEKÓW NR P-1, P-2, P-3, P-4, P-5, P-6, P-7
Opracował:	Imię i nazwisko
Projektował:	Nr uprawnień
Sprawił:	Podpis
	62/02/Op
	95/75/Op 23/76/Op
	2009
	30
Skala	1:20
Data	2009
Nr rysunku	30